


PLANTA DE INCORPORAÇÃO GEORREFERENCIADA


ESCALA 1:1000

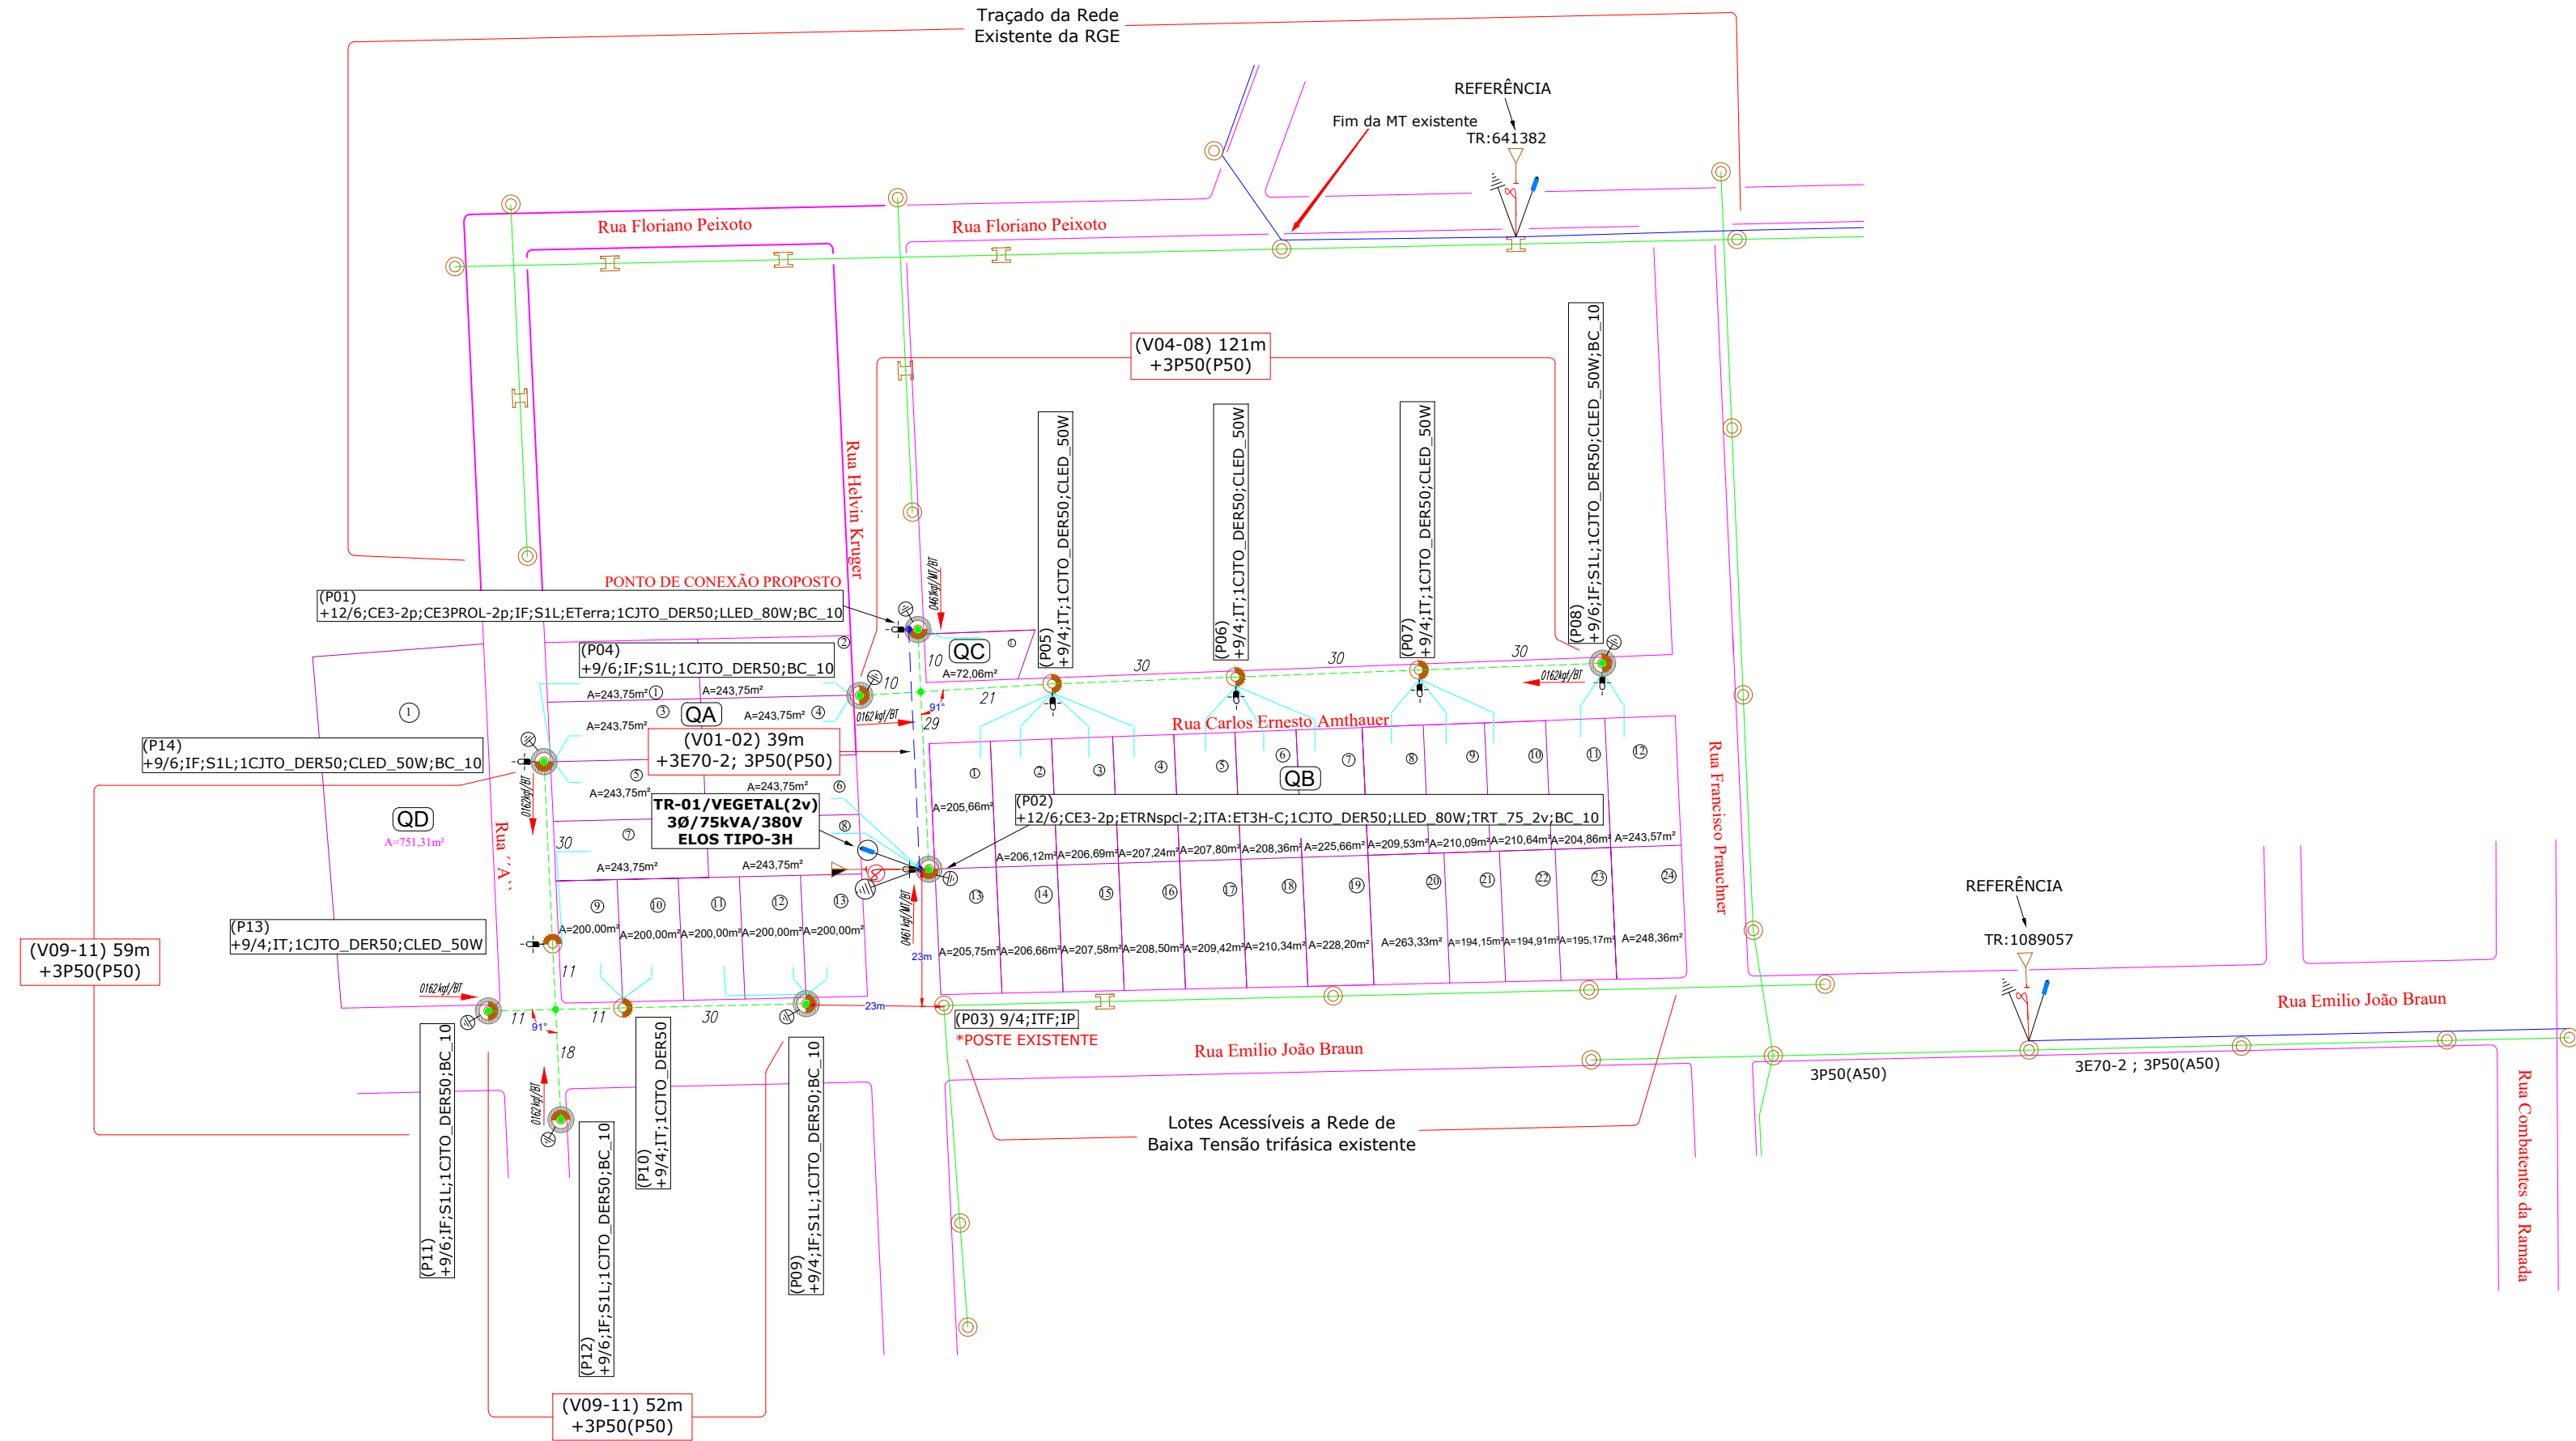

Sistema De Projecção

<input checked="" type="checkbox"/> UTM	<input type="checkbox"/> TM	<input type="checkbox"/> Geográfica
<input checked="" type="checkbox"/> Datum	<input type="checkbox"/> S50	<input type="checkbox"/> F83
<input type="checkbox"/> Fuso	<input type="checkbox"/> 21s	<input type="checkbox"/> 22j

DIAGRAMA UNIFILAR DA REDE SECUNDÁRIA

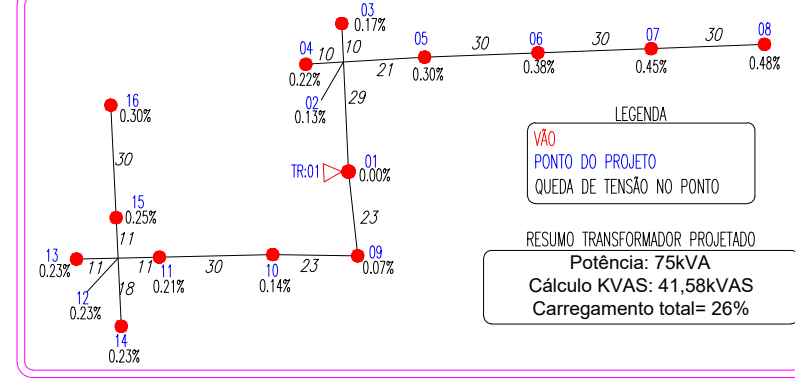

Notas:

- *Nos postes em que está sendo projetada rede de baixa tensão multiplexada deverá ser instalado conjunto de conectores perfurantes de acordo com a seção do condutor de baixa tensão.
- * A manutenção da iluminação pública será de responsabilidade da prefeitura municipal tendo luminárias do tipo LED de 50 e 100W.
- * Deverá ser efetuado o interligamento do aterramento de baixa tensão com a cordoalha da rede compacta em todos os finais de rede de média tensão.
- * O espaçador deverá ser polimérico e com garras.
- * Os lotes não previstos com ramal de ligação estão acessíveis a rede de distribuição.

NOTA DE PRECAUÇÃO
Consultar Memorial Técnico Descritivo para uma Perfeita Instalação!

ENGENHARIA ELÉTRICA
Rua 19 de Outubro, 1258, Sala 4, São José, Ijuí - RS | (55) 3332-1740

Razão Social: Município de Ajuricaba		Ref.:Projeto 038/2022
Endereço: Rua Emilio João Braun esquina com Rua Helvin Kruger, Ajuricaba / RS		Data: 18/08/2022
Assunto: Projeto da Rede Elétrica do Loteamento Planalto - Planta de Incorporação		ART Nº: 12081036
Resp. Técnico Projeto: Eng. Antônio Rodrigo Juswiski dos Santos CREA/RS:134651		Escala: 1:1000
Solicitante: Município de Ajuricaba CNPJ: 87.613.253-0001-19		Folha: A2+185
		Prancha 01 de 02
		Desenhista: Guilherme Ramires

POSTE	COORDENADA X	COORDENADA Y	SOLO	ACESSO	Linha Viva
01	228829.810	6873472.016	A	Rua	Sem
02	228817.611	6873472.813	A	Rua	Sem
03	228830.029	6873473.580	A	Rua	Sem
04	228820.376	6873463.238	A	Rua	Sem
05	228857.732	6873463.140	A	Rua	Sem
06	228817.711	6873464.265	A	Rua	Sem
07	228911.690	6873465.390	A	Rua	Sem
08	228941.669	6873465.515	A	Rua	Sem
09	228815.570	6873470.886	A	Rua	Sem
10	228781.582	6873470.188	A	Rua	Sem
11	228759.614	6873469.687	A	Rua	Sem
12	228771.464	6873391.530	A	Rua	Sem
13	228770.117	6873420.668	A	Rua	Sem
14	228768.723	6873450.418	A	Rua	Sem