



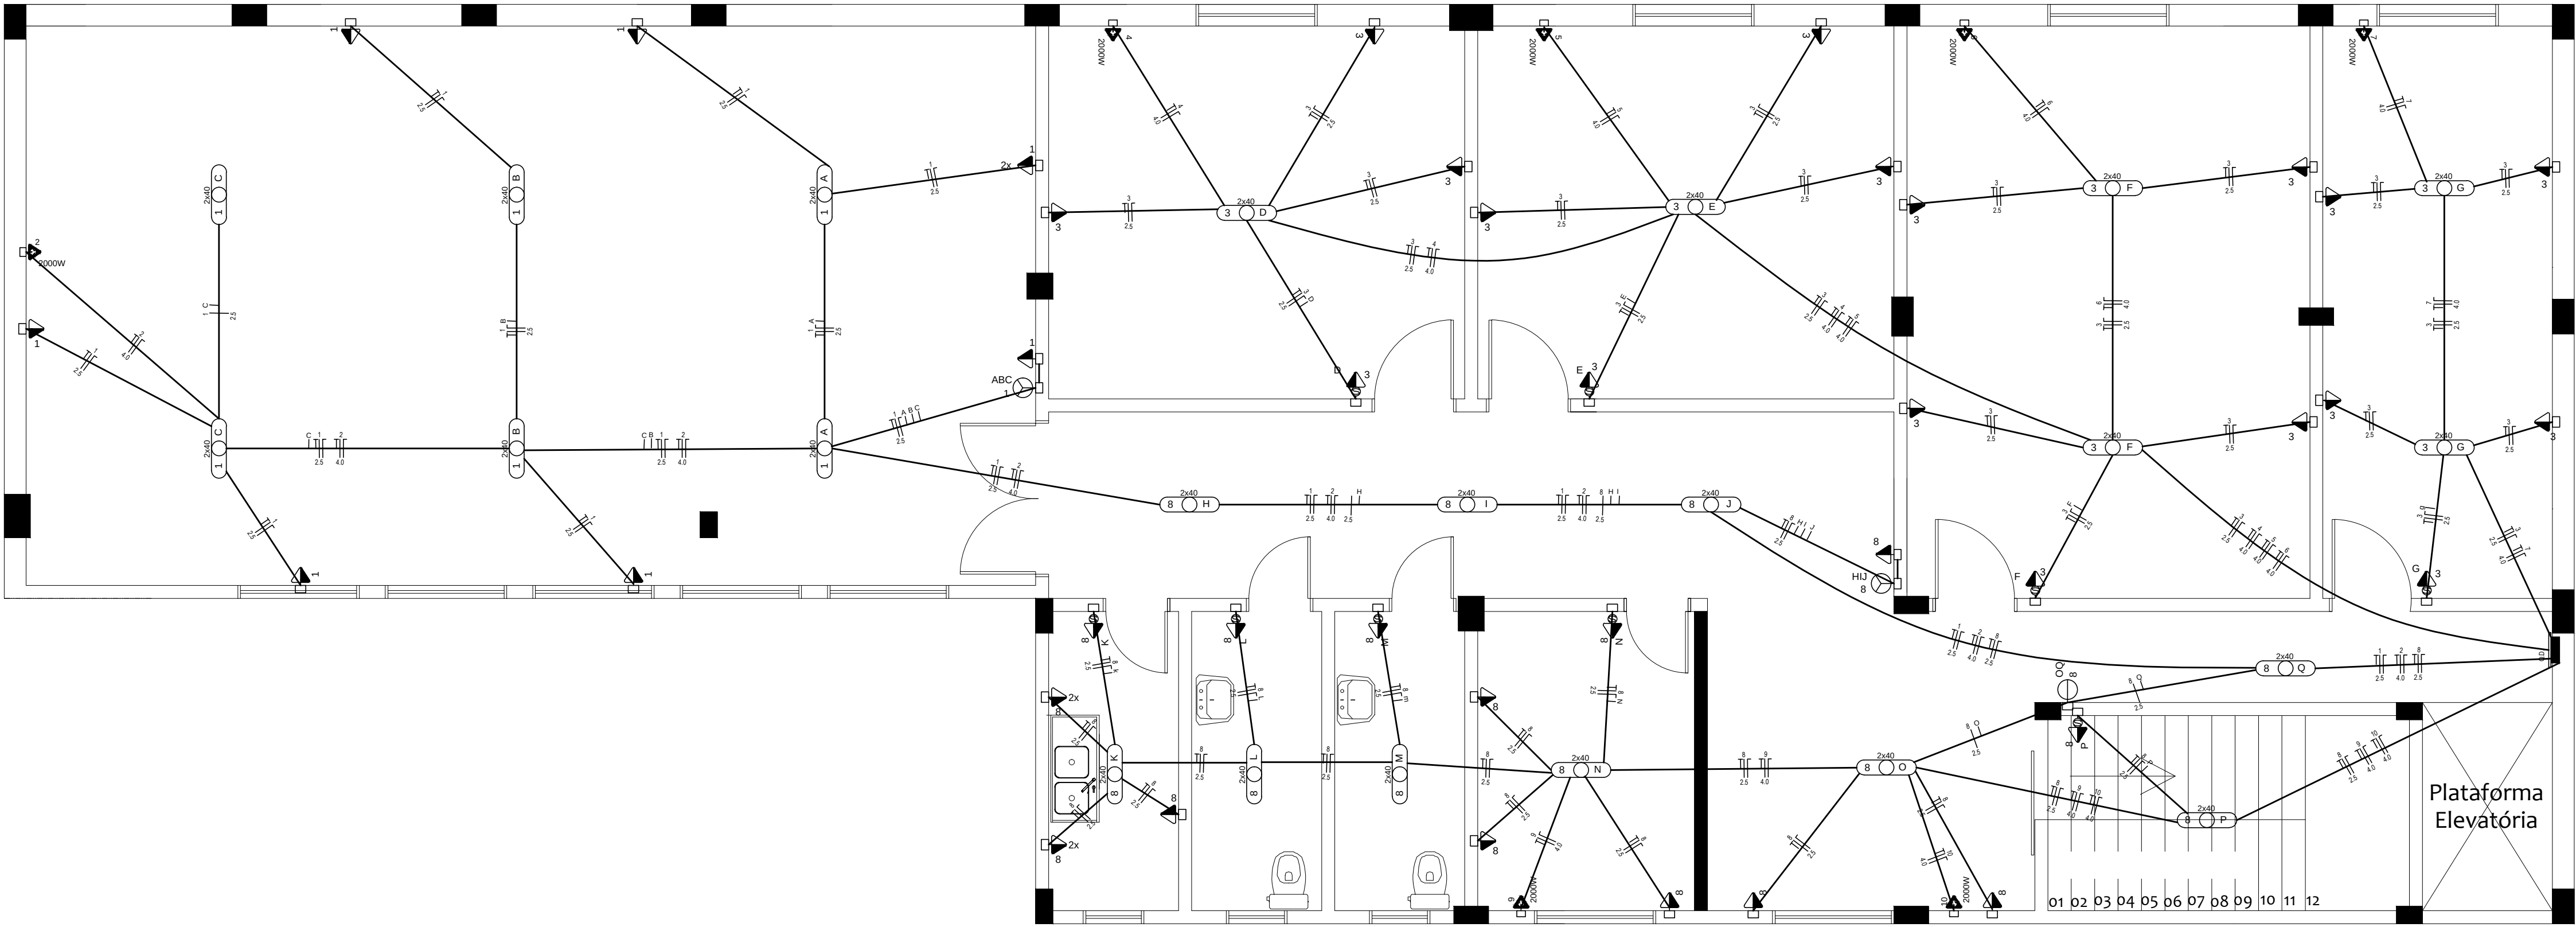

PLANTA BAIXA- ELÉTRICO - PAV SUPERIOR
ESC: 1/50

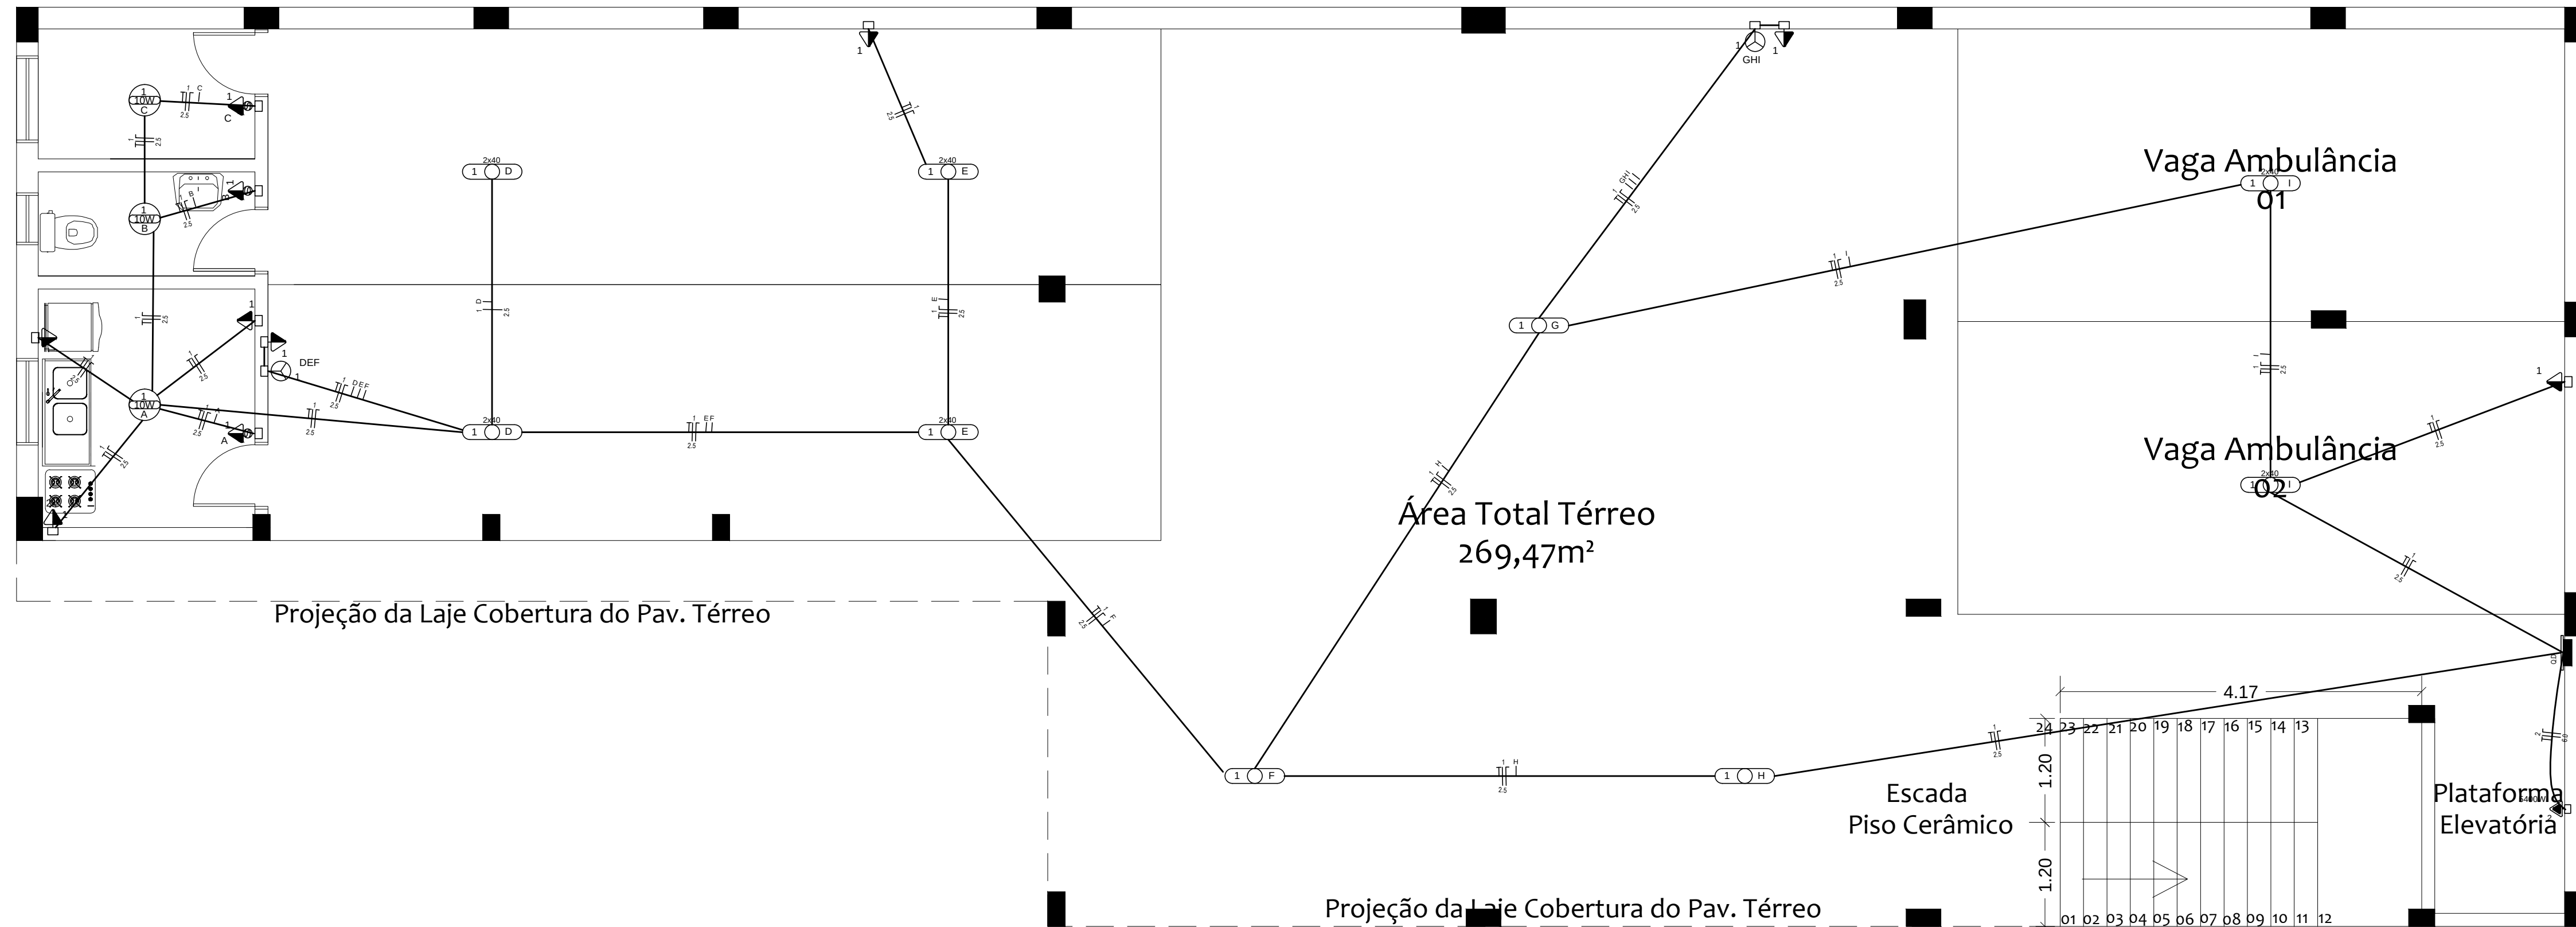

PLANTA BAIXA- ELÉTRICO - PAV. TÉRREO
ESC: 1/50

QUADRO DE CARGA															
DISTR.	CIRCT.	LAMPADAS (W)					TOMADAS (VA)				OUTRAS (W)		POTÊNCIA ATIVA (W)	POTÊNCIA APAR. (VA)	CORRENTE (A)
		10	32	40	60	90	ESP	100	200	600	ESP	2000	ESP		
CD 1 Térreo	01	3	-	18	-	-	-	11	-	-	-	-	-	1850,00	2.055,56
	02	-	-	-	-	-	-	-	-	-	-	-	1	3.000	13,63
TOTAL DE CARGA INSTALADA CD 1														4.850	5055,56
DISTR.	CIRCT.	LAMPADAS (W)					TOMADAS (VA)				OUTRAS (W)		POTÊNCIA ATIVA (W)	POTÊNCIA APAR. (VA)	CORRENTE (A)
		10	32	40	60	90	ESP	100	200	600	ESP	2000	ESP		
CD 2 Pav. Superior	01	-	-	12	-	-	-	8	-	-	-	-	-	2050,00	2.277,78
	02	-	-	-	-	-	-	-	-	-	-	1	-	2.000	2222,22
	03	-	-	12	-	-	-	18	-	-	-	-	-	2.280	2533,33
	04	-	-	-	-	-	-	-	-	-	-	1	-	2.000	2222,22
	05	-	-	-	-	-	-	-	-	-	-	1	-	2.000	2222,22
	06	-	-	-	-	-	-	-	-	-	-	1	-	2.000	2222,22
	07	-	-	-	-	-	-	-	-	-	-	1	-	2.000	2222,22
	08	-	-	20	-	-	-	15	-	-	-	-	-	2.300	2.555,56
	09	-	-	-	-	-	-	-	-	-	-	1	-	2.000	2222,22
	10	-	-	-	-	-	-	-	-	-	-	1	-	2.000	2222,22
TOTAL DE CARGA INSTALADA CD 2														20.630	22.922,22
TOTAL DE CARGA INSTALADA CD1 + CD2														25.480	27.977,78



Responsável Técnico
Gilmar Antônio Marquezin
CREA/RS 66.403
ENDEREÇO DA OBRA:
Rua Luiz Fogliatto

Projeto Executivo
Edificação Pública

Elétrico

Área: 539,16m²
Prancha 06/09

Proprietário
Município de Ajuricaba/RS
CNPJ 87.613.253/0001-19

ESCALA
1:50
DATA
Out/19
DESENHO
Roger B.